



Šumperská provozní vodohospodářská společnost, a.s.
Jílová 2769/6, 787 01 Šumperk

IČ: 47674911, DIČ: CZ47674911

zapsaná v obchodním rejstříku u Krajského soudu v Ostravě v odd. B, vložka 699

Tel: 583 317 111
Fax: 583 214 845
e-mail: spvs@spvs.cz
<http://www.spvs.cz/>
Bankovní spojení:
Komerční banka, a.s.
č.ú. 2603841/0100

GAVLAS, spol. s r. o.
Havlíčkovo nábř. 38
702 00 Ostrava

Váš dopis značky/ze dne
1472/2019

Naše značka
141/05/2019

e-mail
hecl.ales@spvs.cz

Vyřizuje / telefon
Aleš Hecl/583317246

Šumperk
18.06.2019

INFORMACE

neslouží pro účely územního a stavebního řízení

Věc:

"BÍLÁ LHOTA - Prodej nemovitostí, p.č.st. 24 a p.č. 14/7, k.ú. Bílá Lhota" - informace


V přiložené situaci Vám zasíláme informativní zakres průběhu inženýrských sítí v naší správě v lokalitě okolo parcelního čísla 24, 14/7 v katastrálním území Bílá Lhota dle předložené situace. Pro přesnější určení jejich průběhu je nutné požádat o jejich místní vytyčení.

Tento dokument má pouze informativní charakter, neslouží pro účely územního a stavebního řízení.

Upozorňujeme, že v lokalitě se mohou nacházet vodovodní a kanalizační přípojky. Doporučujeme kontaktovat vlastníky dotčených nemovitostí.


Platnost vyjádření je 1 rok od data vydání. Při změně v projektové dokumentaci je nutné si vyžádat nové vyjádření.

Šumperská provozní
vodohospodářská
společnost, a.s.
Šumperk, Jílová 6, PSČ 787 01
-20-

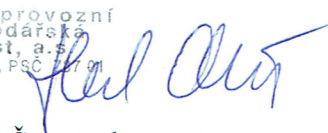
Za ŠPVS, a.s. Šumperk
Hecl Aleš
technik vyjádření

Příloha:

1. *Situace IS*

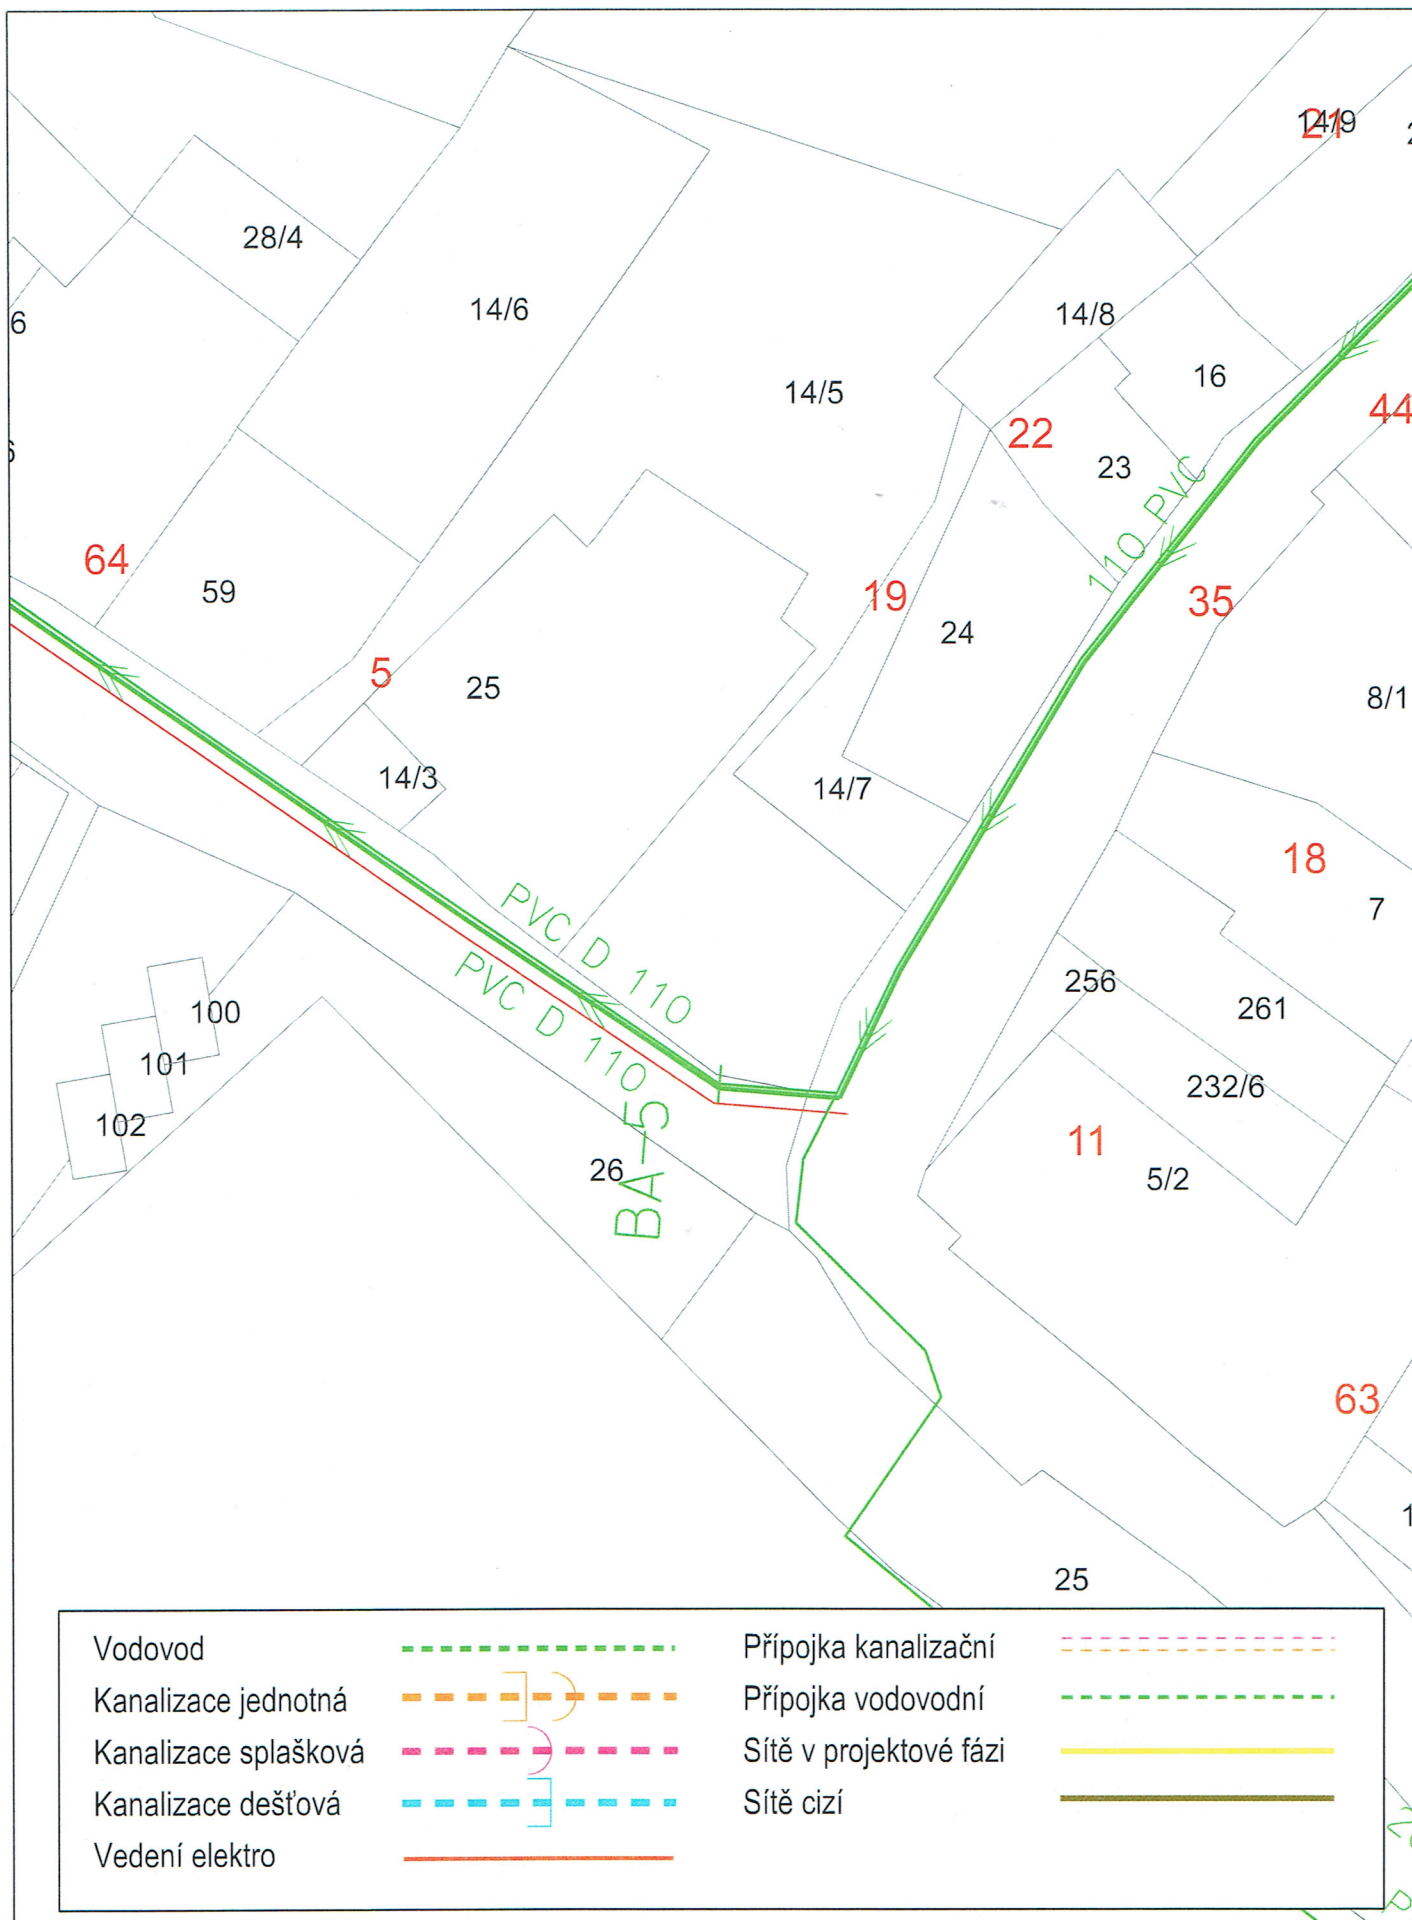

Datum: 18.6.2019

Vytiskl: Hecl Aleš

Měřítko: 1 : 500

5-j: 141/05/2019

Šumperská provozní
vodoohospodářská
společnost, a.s.
Šumperk, Jiřiová 6, PSČ 787 01

-20-

Situace č./

Hecl Aleš