


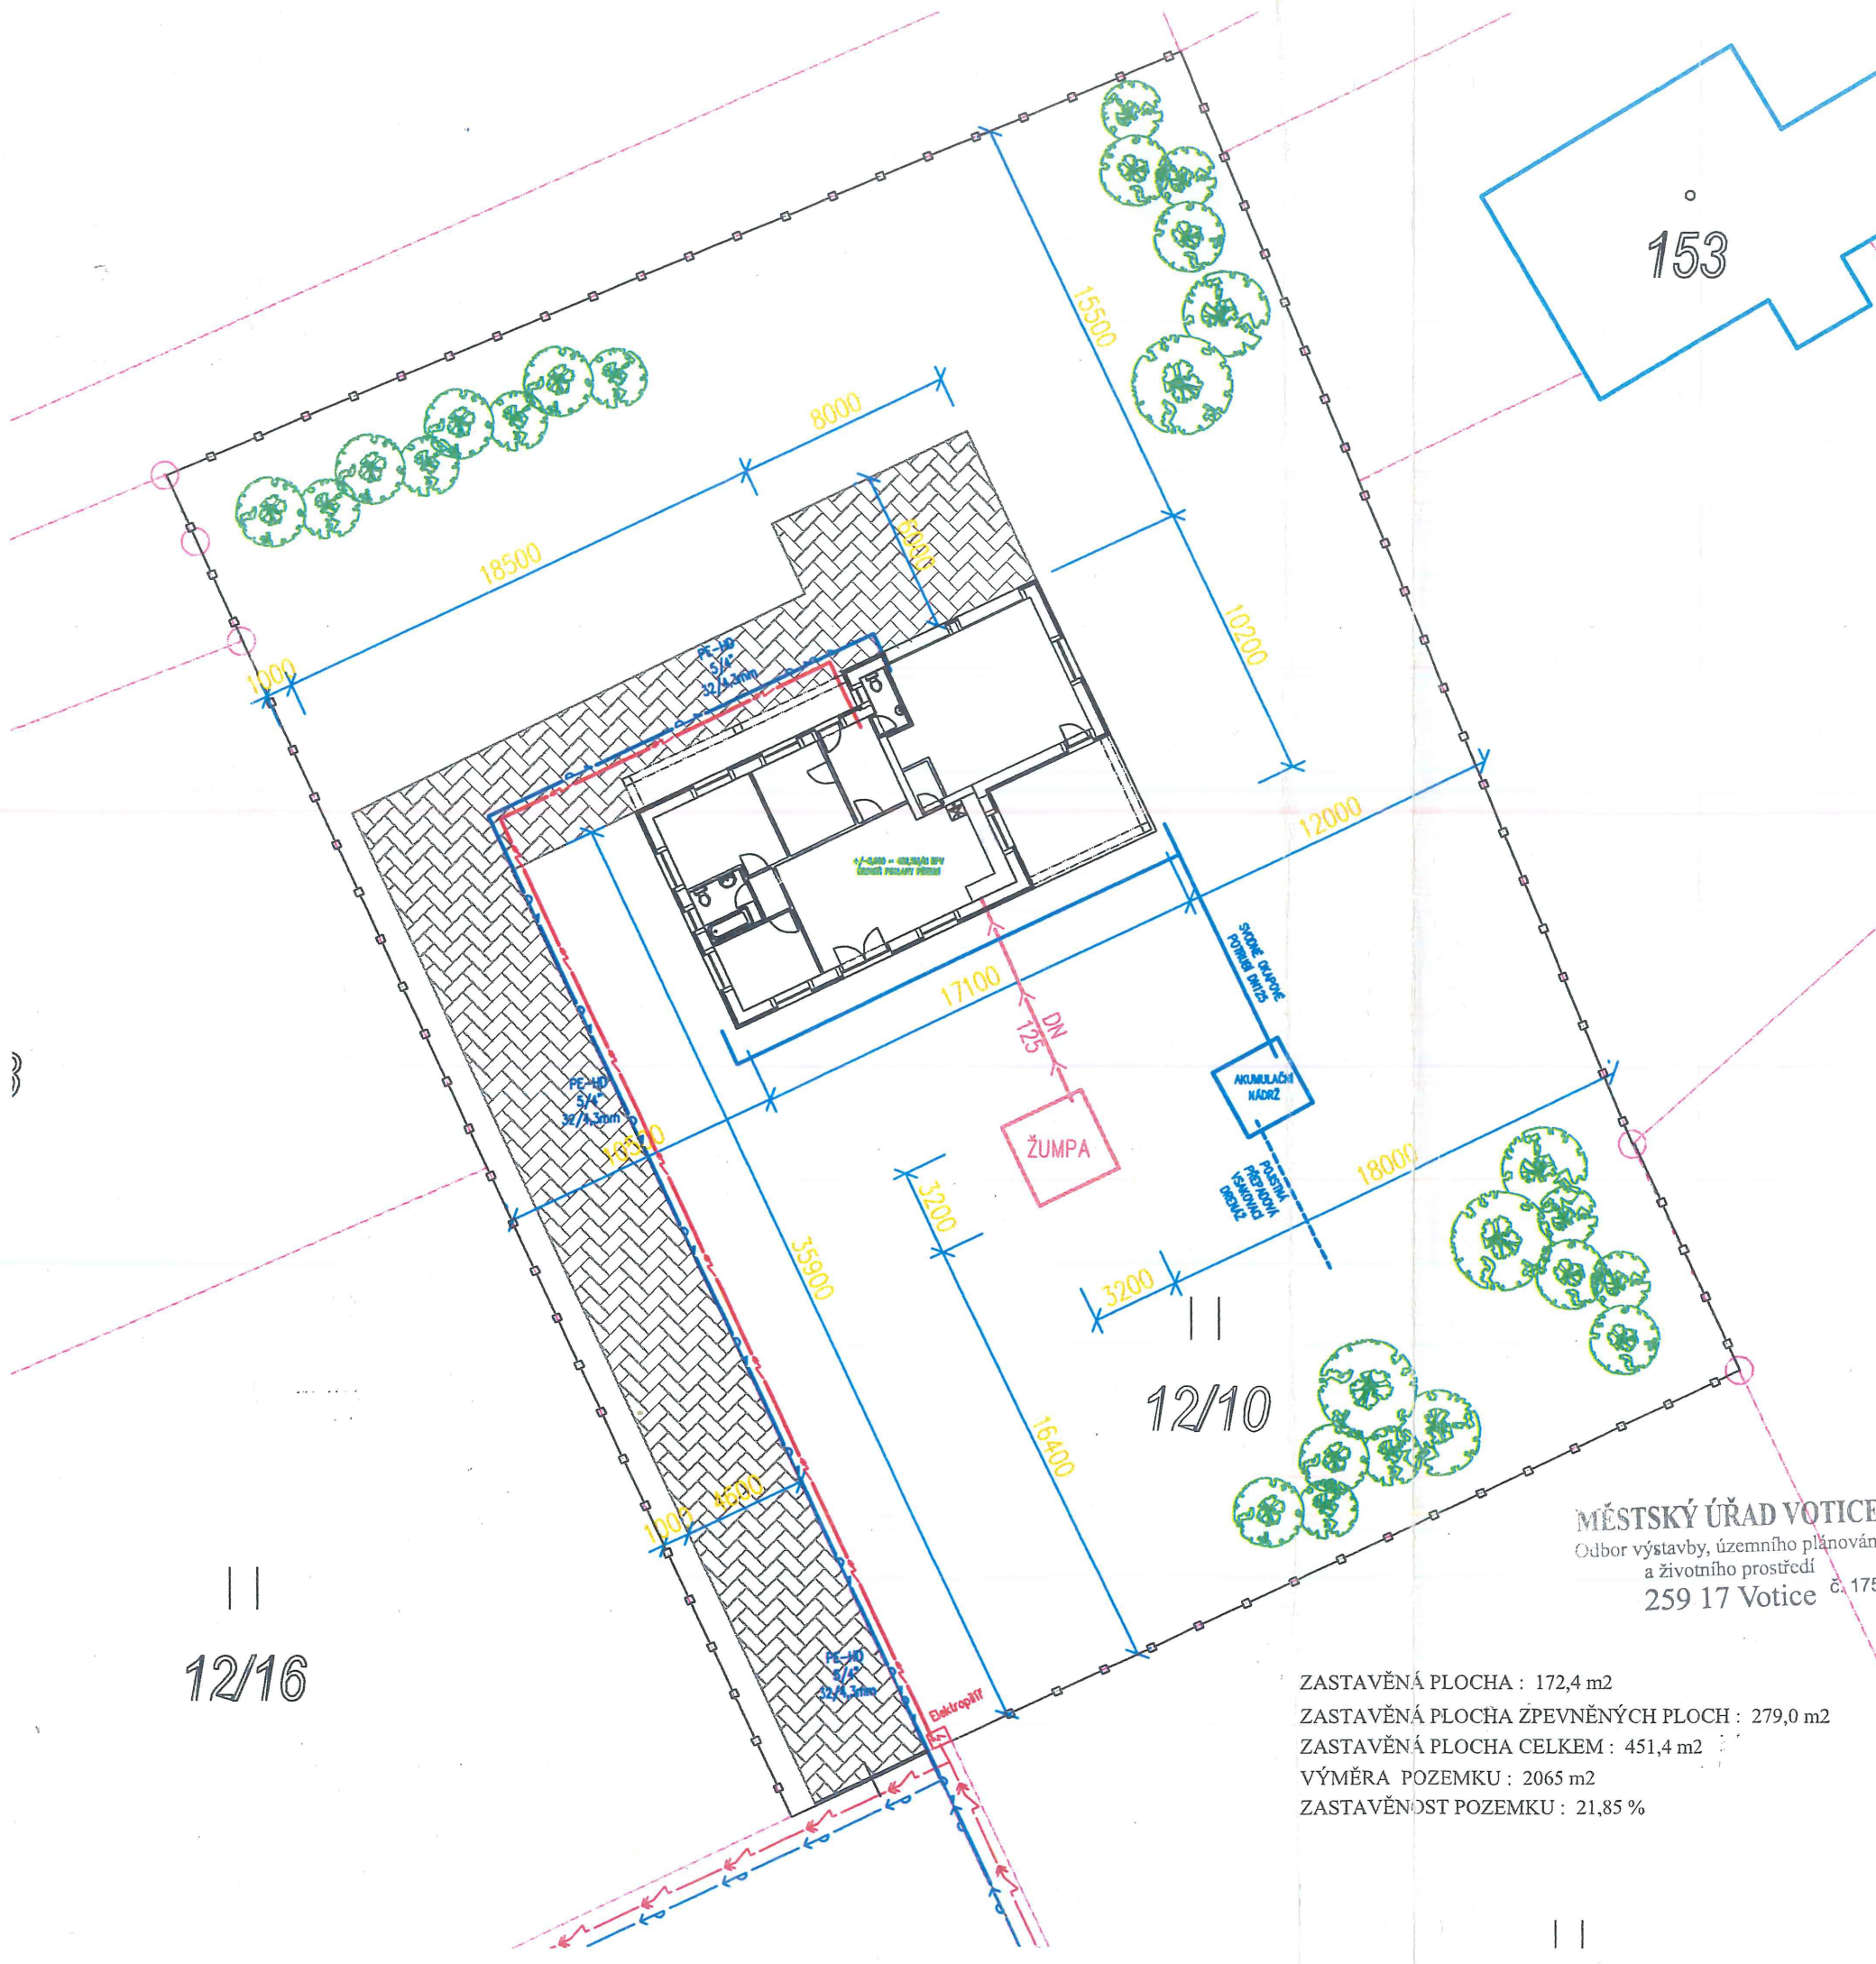

205/2

180°

156

LEGENDA

- HYDRANT PODZEMNÍ
- ŠOUPÁTKO
- KANALIZAČNÍ ŠACHTA
- OPLOČENÍ DRÁTĚNÝM PLETIVEM S KOVOVÝMI SLOUPKY O VÝŠCE 1,7M
- ROZVODNÁ SKŘÍŇ

LEGENDA VEDENÍ

- KANALIZACE
- VODOVOD
- ELEKTROKABEL NN

LEGENDA PŘÍPOJKY

- KANALIZACE
- VODOVOD
- ELEKTROKABEL NN

205

172

155

205/18

STÁVAJÍCÍ OBJEKTY

HRANICE POZEMKŮ

12/16

ZASTAVĚNÁ PLOCHA : 172,4 m²
ZASTAVĚNÁ PLOCHA ZPEVNĚNÝCH PLOCH : 279,0 m²
ZASTAVĚNÁ PLOCHA CELKEM : 451,4 m²
VÝMĚRA POZEMKU : 2065 m²
ZASTAVĚNOST POZEMKU : 21,85 %

MĚSTSKÝ ÚŘAD VOTICE
Odbor výstavby, územního plánování
a životního prostředí
259 17 Votice č. 175

MÍSTO STAVBY: k.ú. Arnoštovice; parc.č.12/10	ODPOVĚDNÝ PROJEKTÁNT : Ing. Viktor Červ	C1
INVESTOR : Kejla Stanislav	VYPRACOVAL : Ing. Viktor Červ	
NÁZEV AKCE :	FORMÁT : 2A4	
Novostavba Rodinného Domu	DATUM : Květen 2022	
NÁZEV VÝKRESU : SITUACE	MĚŘÍTKO : 1:250	
STUPEŇ PROJEKTOVÉ DOKUMENTACE : Stavební povolení		