
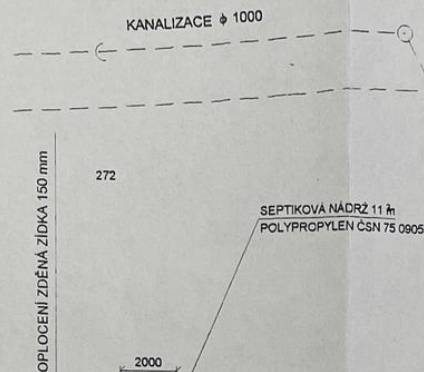


ŘEZ NAPOJENÍM VODOVODU

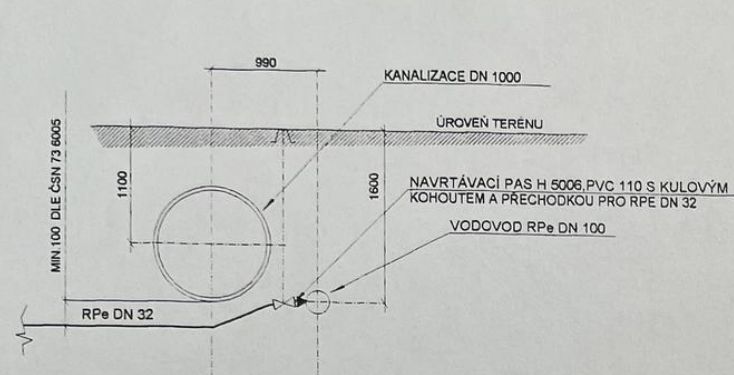

DMP
 s.r.o.
 inženýrská plynárenská a.s.
 stavba
 Husáková Husákovská
 48 693 01 Hustopeče

2 -05- 2001

275

RD SRBA MIROSLAV A DAGMAR

PLYNOMÉRNA SKŘÍN PRO 3 PLYNOMÉRY
 PŘÍPOJKA UKONČENA KUL. KOHOUTEM 6/4"

PLYNOMÉRNA SKŘÍN PRO 3 PLYNOMÉRY
 PŘÍPOJKA UKONČENA KUL. KOHOUTEM 6/4"

2 x LPe 32 x 3,0 V ZEMNÍ RÝŽE

GARÁŽE
 VODOMÉRNA ŠACHTA 1200/800

NAVRTÁVACÍ PAS H 5008, PVC 110 S KULOVÝM
 KOHOUTEM A PŘECHODKOU PRO RPe DN 32

3 KS MĚŘICÍ SEKCE POVĚSIT
 NA OBV. ZED NAD SEBE

POTR. POKRAČUJE ZASEKÁNO
 DO OBVODOVÉ ZDI RD

277

POZNÁMKA

VE ZNAČENÍ PVC KANALIZAČNÍCH TVAROVEK PRO LEŽATOU KANALIZACI JSOU UDÁVÁNY JMENOVITÉ SVĚTLOSTI
 DN 100 PRO POTRUBÍ 110/3,0
 DN 125 PRO POTRUBÍ 140/3,6
 DN 150 PRO POTRUBÍ 160/4,0
 DN 200 PRO POTRUBÍ 200/4,9

PŘED ZAHÁJENÍM VÝKOPOVÝCH PRACÍ PRO PŘÍPOJKY JE NUTNO OVĚŘIT SKUTEČNOU
 HLoubKU ULOŽENÍ VENKOVNÍCH SÍTÍ V MÍSTECH NAPOJENÍ

PŘED ZAHÁJENÍM VÝKOPOVÝCH PRACÍ ZAJISTÍ INVESTITOR VYTÝČENÍ VŠECH PODZEMNÍCH
 VEDENÍ A VYZNAČENÍ JEJICH TRAS V TERÉNU

----- VODOVODNÍ ŘAD
 ----- VODOVODNÍ PŘÍPOJKA
 ----- KANALIZAČNÍ ŘAD
 ----- KANALIZAČNÍ PŘÍPOJKA
 ----- PLYNOVODNÍ NTL ŘAD
 ----- PLYNOVODNÍ NTL PŘÍPOJKA

----- NADZEMNÍ VEDENÍ NN
 ----- NADZEMNÍ VEDENÍ VN
 ----- VEDENÍ KABELOVÉ TELEVIZE
 ----- VEDENÍ TELECOMU

DAKAR 432 X 1
 VK 1/2"
 KE 125 T 1"
 ZK 1"
 ABS KENT MINR 2,5 m3/hod 3/4"
 KE 125 T 1"
 KE 125 T 1"
 DAKAR 432 X 1

276

ZMĚNA ZE DNE 23.4.2001


Vypracoval:	ing. Milan Malik	Zakázka č.:	004-M/01		ING. MILAN MALÍK PROJEKTOVÁ KANCELÁŘ
Datum:	02/01	Formát:	2 A4		
Místo stavby:	ŠITBOŘICE				
Investor:	SRBA MIROSLAV A DAGMAR				
Stavba:	SRBA MIROSLAV A DAGMAR RODINNÝ DŮM SE TŘEMI BYTY ŠITBOŘICE, P.Č.275, OKR. BŘECLAV			Měřítko:	1:200
Objekt:	ZTI			Výkres č.:	1
Obsah:	SITUACE PŘÍPOJEK 1:200				

MěÚ Hustopeče - Stavební úřad
 Dokumentace byla ověřena ve stavebním
 řízení a je podkladem pro provedení
 stavby podle stavebního povolení
 č.j. výs. 10/16
 ze dne 29. 8. 2001



VODOVODNÍ PŘÍPOJKA


KATASTRÁLNÍ ÚZEMÍ	ŠTBOŘICE, OKR. BŘECLAV
DRUH POVRCHU	ROSTLÝ TERÉN
VZDÁLENOST LB	6,20 m

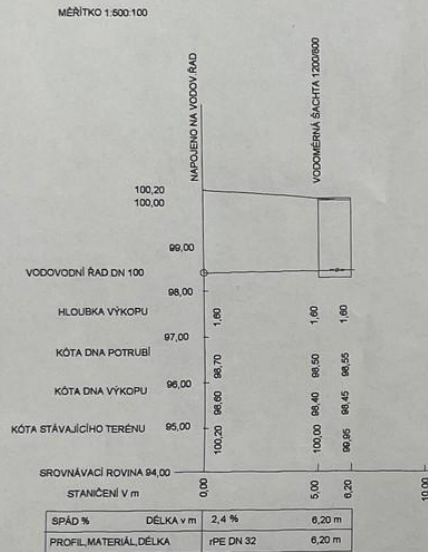

MěÚ Hustopeče - Stavební úřad
 Dokumentace byla ověřena ve stavebním
 řízení a je podkladem pro provedení
 stavby podle stavebního povolení
 č.j. výst. 173/01/16
 ze dne 2. 1. 2001


PLYNOVODNÍ PŘÍPOJKA

KATASTRÁLNÍ ÚZEMÍ	ŠTBOŘICE, OKR. BŘECLAV
DRUH POVRCHU	ROSTLÝ TERÉN
VZDÁLENOST LB	10,80 m

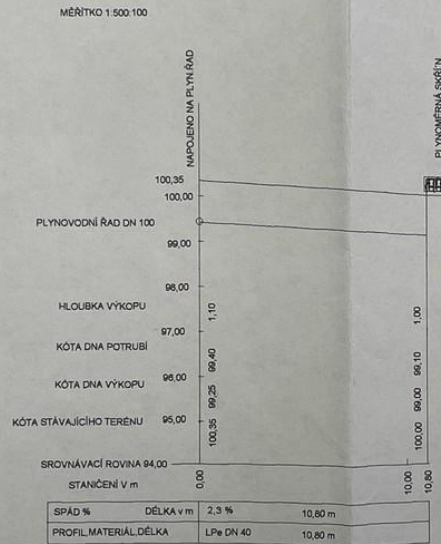

KANALIZAČNÍ PŘÍPOJKA

KATASTRÁLNÍ ÚZEMÍ	ŠTBOŘICE, OKR. BŘECLAV
DRUH POVRCHU	ROSTLÝ TERÉN
VZDÁLENOST LB	16,30 m

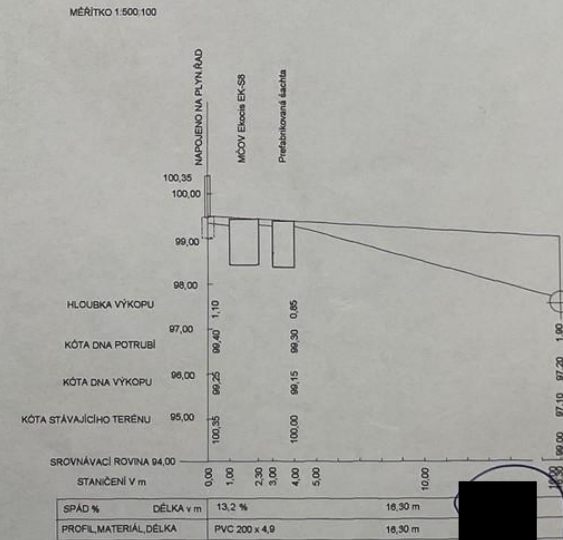

MěÚ Hustopeče - Stavební úřad
 Dokumentace byla ověřena ve stavebním
 řízení a je podkladem pro provedení
 stavby podle stavebního povolení
 č.j. výst. 173/01/16
 ze dne 2. 1. 2001

POZN: CHARAKTERISTICKÉ PODÉLNÉ PROFILY NEVYCHÁZÍ Z GEOMETICKÉHO ZAMĚŘENÍ
 A JSOU PROVEDENY NA ZÁKLADĚ ODHADU VÝSKOPISNÝCH POMĚRŮ

Vypracoval:	Zakázka č.:	004-M/01	ING. MILAN MALÍK PROJEKTOVÁ KANCELÁŘ
ing. Milan Malik	Datum:	02/01	
Misto stavby:	Formát:	2 A4	
Investor:	SRBA MIROSLAV A DAGMAR		
Stavba:	SRBA MIROSLAV A DAGMAR RODINNÝ DŮM SE TŘEMI BYTY ŠTBOŘICE P.Č.275, OKR. BŘECLAV		Měřítko: 1 : 200
Objekt:	ZTI		Výkres č.:
Obsah:	PODÉLNÉ PROFILY PŘÍPOJEK		2